

Projekt

Druk nr....

**UCHWAŁA NR II/.../24
RADY MIASTA KOŚCIERZYNA**

z dnia 22 maja 2024 r.

w sprawie wyrażenia zgody na obciążenie służebnością przesyłu działek gruntu ozn. nr geodez. 111/90 i 111/62, położonych w obrębie geodezyjnym nr 09 miasta Kościerzyna

Na podstawie art. 18 ust. 2 pkt. 9 lit. a ustawy z dnia 8 marca 1990 roku o samorządzie gminnym (tekst jednolity Dz. U. z 2024 r., poz. 609), art. 13 ust. 1 ustawy z dnia 21 sierpnia 1997 r. o gospodarce nieruchomościami (tekst jednolity: Dz. U. z 2023 r., poz. 344 z późn. zm) oraz art. 305¹ ustawy z dnia 23 kwietnia 1964 r. Kodeks cywilny (tekst jednolity: Dz. U. z 2023 r., poz. 1610 z późn. zm.)

Rada Miasta Kościerzyna na wniosek Burmistrza Miasta Kościerzyna uchwala, co następuje:

§ 1. Wyraża się zgodę na obciążenie służebnością przesyłu działki gruntu ozn. nr geodez. 111/90, zapisanej w księdze wieczystej GD1E/00011163/1 oraz działki gruntu ozn. nr geodez. 111/62, zapisanej w księdze wieczystej GD1E/00006302/0, położonych w obrębie geodezyjnym nr 09 miasta Kościerzyna przy ulicy Świętopelka, stanowiących własność Gminy Miejskiej Kościerzyna, w celu budowy urządzenia infrastruktury technicznej telekomunikacyjnej oraz na korzystaniu z w/w działek w zakresie zgodnym z przeznaczeniem tych urządzeń na rzecz Światłowód Inwestycje Sp. z o.o. przedstawionej na załączniku graficznym.

§ 2. Wykonanie uchwały powierza się Burmistrzowi Miasta Kościerzyna.

§ 3. Uchwała wchodzi w życie z dniem podjęcia.

Przewodniczący Rady Miasta
Kościerzyna



Tomasz Wolski

MAPA SŁUŻEBNOŚCI PRZESYŁU
skala 1 : 500

Województwo: pomorskie
Powiat : Kościerzyna
Miasto : Kościerzyna
Obręb : 9
Dz. nr : 111/62, 111/90

przewiązanie do listu studni OPL

przecisk rura HDPE 110/6,3
dł. 150 m

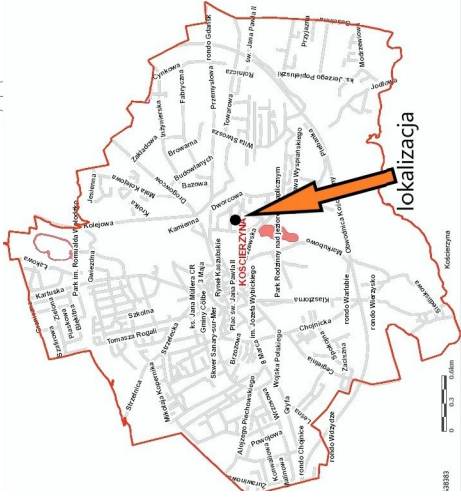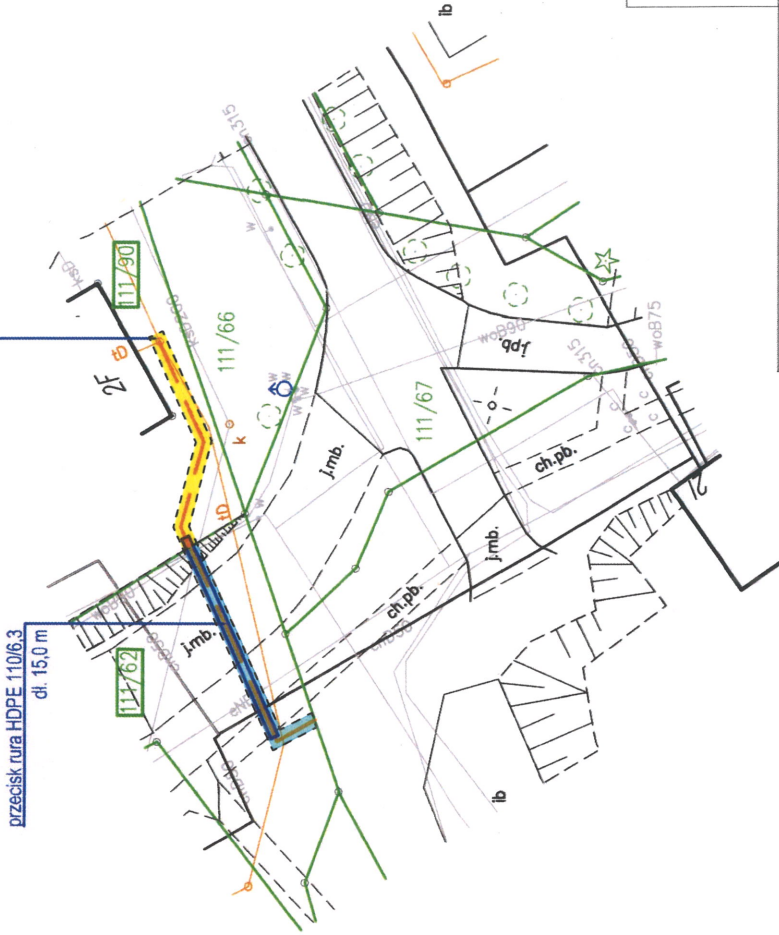

Sporządził:
inż. Karol Cyra
Cyba
geodeta
upr. nr 24109

Kościerzyna 2024.03.28

LEGENDA

--- proj. infrastruktura telekomunikacyjna
— przecisk rura HDPE 110/6,3

Tytuł projektu: Budowa infrastruktury telekomunikacyjnej w powiecie łębskim w gminie Kościerzyna		Wzrost pracownika: Electronic Control Systems S.A. Ul. Krakowska 84 32-083 Balice	
Temat opracowania: Projekt zagospodarowania terenu		Forma: 210x297	
Opis pracownika: Adrianna Tounsi		Skala: 1:500	
Inicjator: nr uprawnień		Istota:	
Region: Północ		Arkusze: 01	
Numer projektu: F/0103838		Nr rysunku: 01	
Struktura: MFH		Kod:	
Projekt: Sędziusia		Data: 01.2024	

**Teren służebności oznaczono:
Kółorem żółtym na dz. nr 111/90 - powierzchnia 15 m²
Kółorem niebieskim na dz. nr 111/62 - powierzchnia 17 m²**

Uzasadnienie

Do Burmistrza Miasta Kościerzyna wpłynął wniosek firmy Światłowód Inwestycje Sp. z o. o. o ustanowienie służebności przesyłu na działkach gruntu ozn. nr geodez. 111/90 i 111/62, położonych w obrębie geodezyjnym nr 09 miasta Kościerzyna, w celu budowy urządzenia infrastruktury technicznej telekomunikacyjnej. Postanowieniem nr WIS.7012.40.2024 z dnia 27 lutego 2024 r. Burmistrza Miasta Kościerzyna uzgodniono trasę projektowanej infrastruktury technicznej telekomunikacyjnej.

Tym samym podjęcie niniejszej uchwały uznaje się za zasadne.